
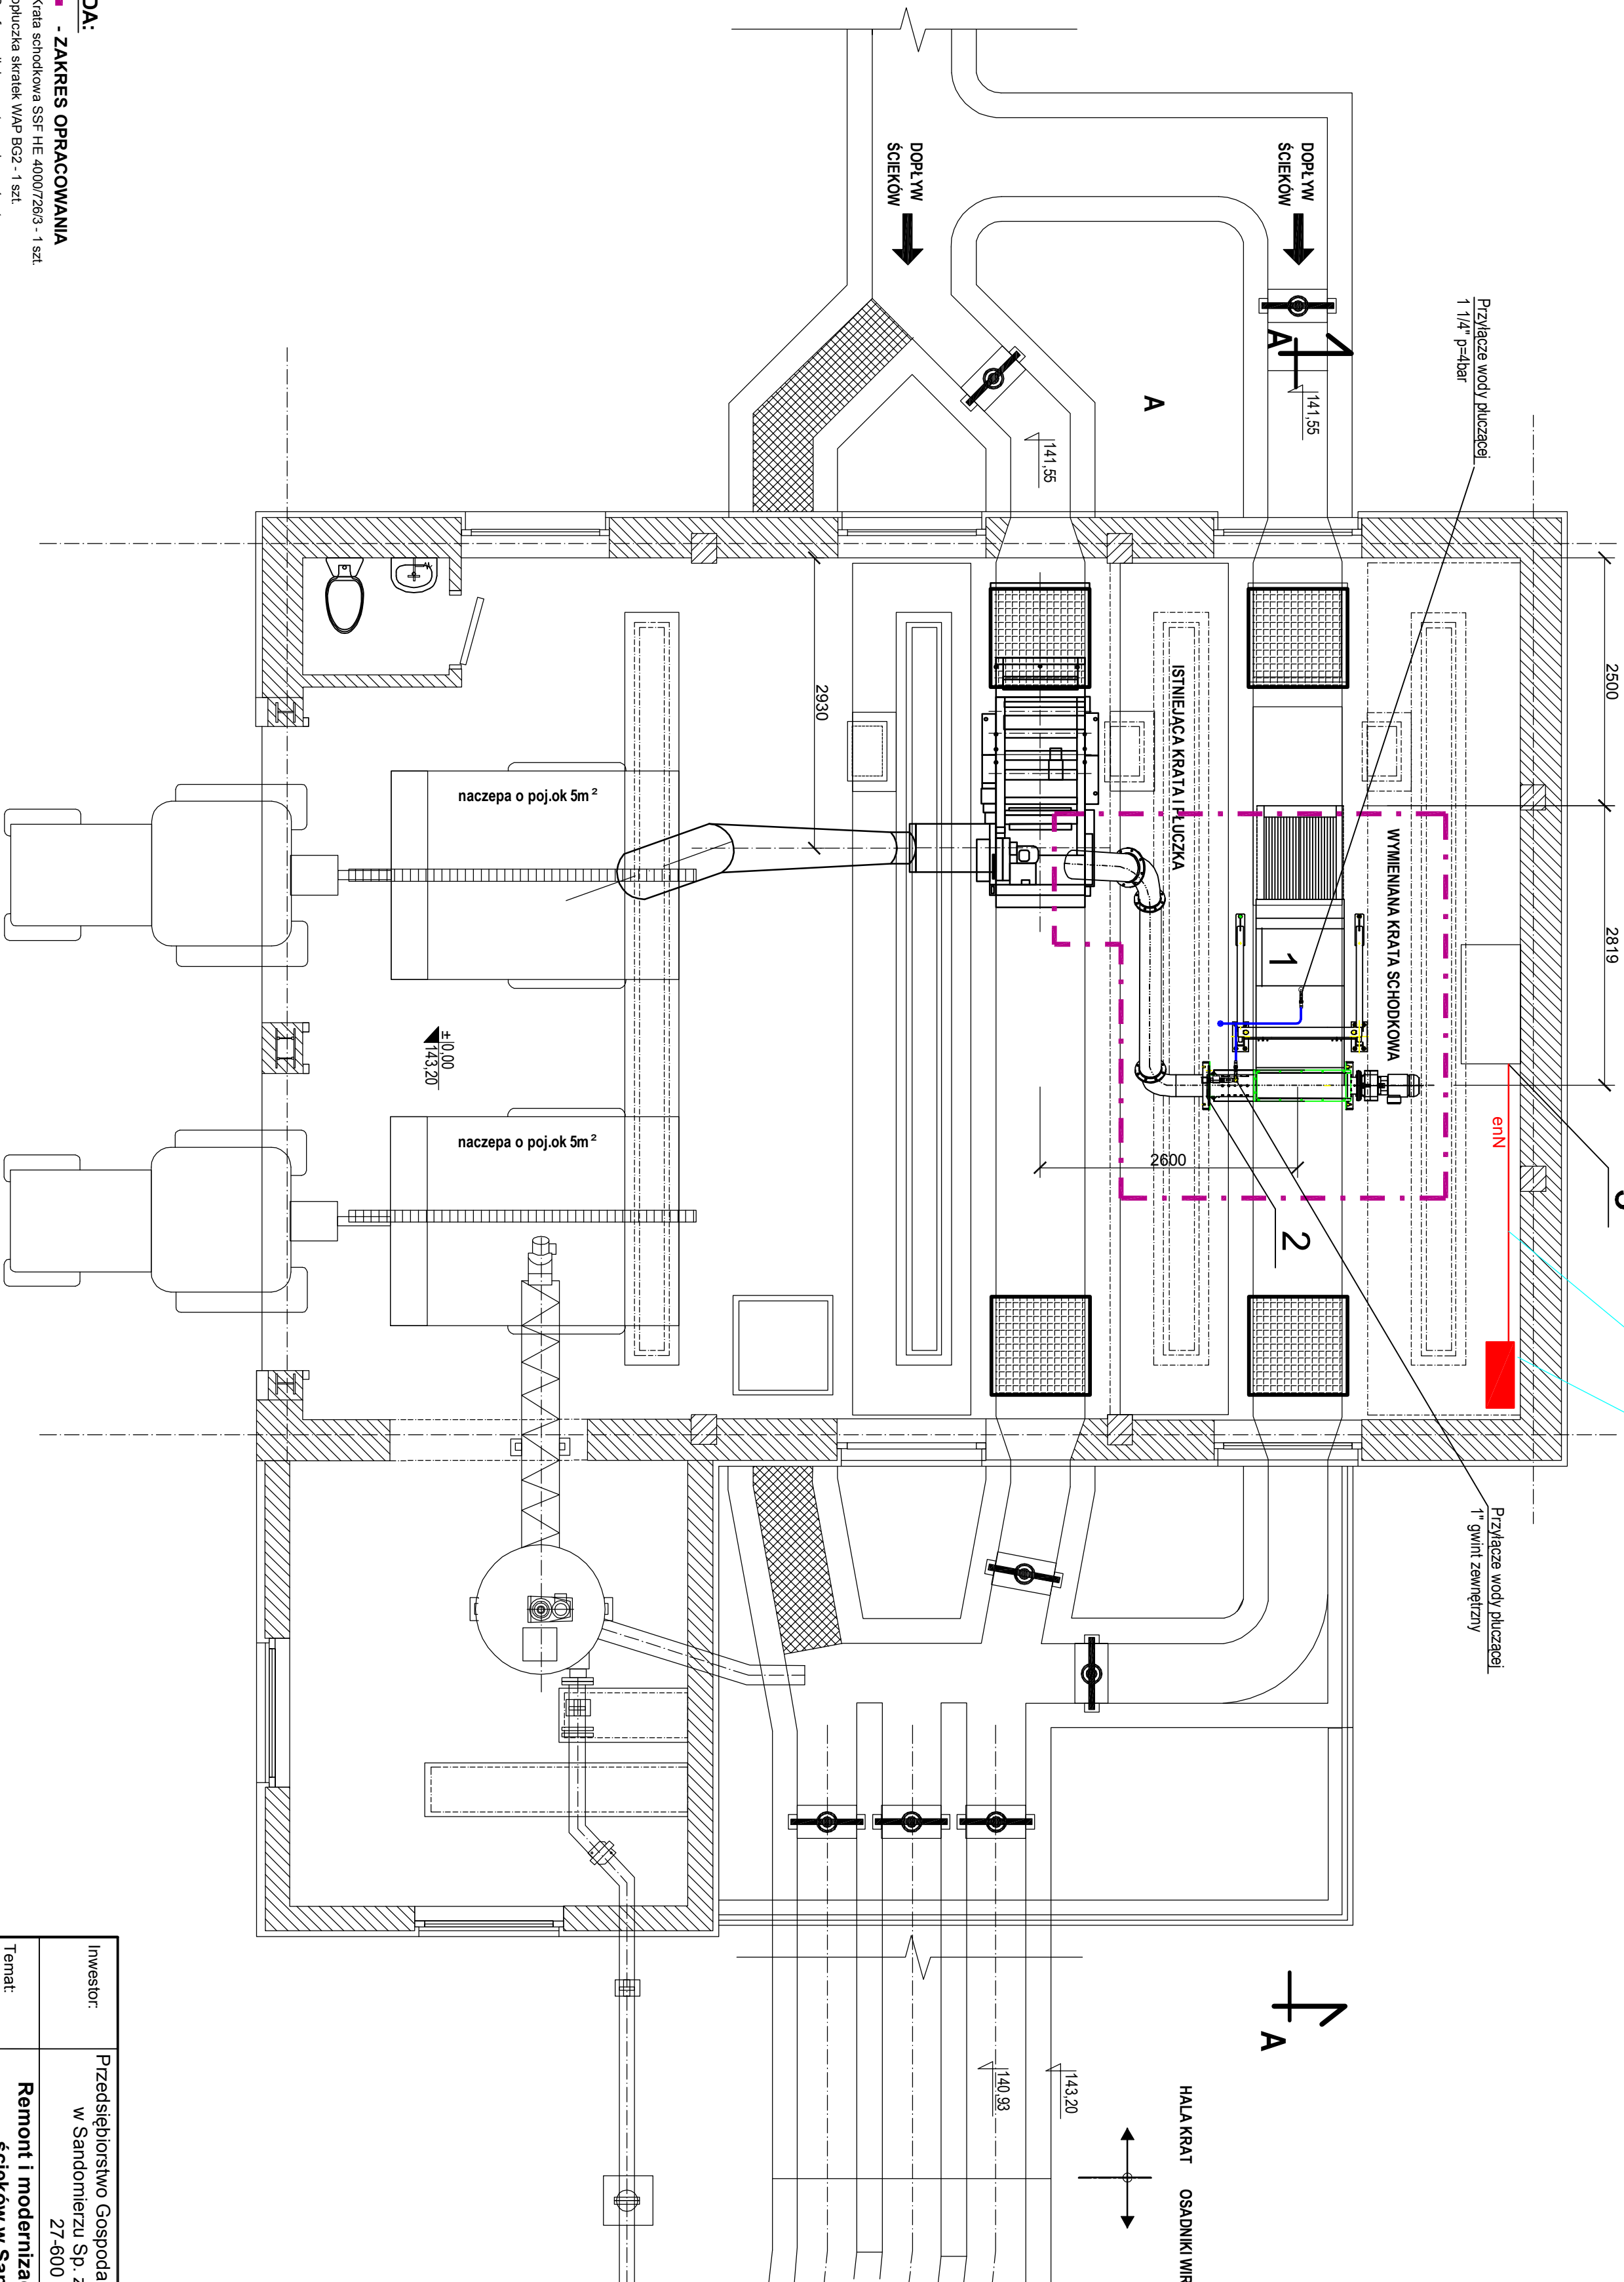


RZUT POZIOM ±0,00

SKALA 1:50

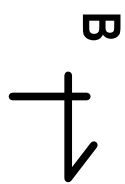

LEGENDA:

- ZAKRES OPRACOWANIA

- Krata schodkowa SST HE 4000/2803 - 1 szt.
- Prasopłuczka skraiek WAP BG2 - 1 szt.
- Szafa zasilająca - sterownica - 1 szt.

UWAGA:

Zakres opracowania na obiekcie OB.04 obejmuje:

1. Wymiarne urządzenia:

- Krata schodkowa do mechanicznego usuwania skraiek o prześwicie 3mm szerokość kanału 0,9m wraz z praską do skraiek.
- Należy doprowadzić wodę popłucznią do rozdzielacza prasopłuczki dn 25mm i kraty dn 32mm z istniejącej instalacji wody technologicznej dn 40 wykonanej z rur PE - instalację wykonać rur stalowych ocynkowanych z odcięciem zaworami kulowymi dn 1 1/4 i 1\"/>

Investor:	Przedsiębiorstwo Gospodarki Komunalnej i Mieszkaniowej w Sandomierzu Sp. z o.o ul. Przemysłowa 12 27-600 Sandomierz			Nr Rys.
Temat:	Remont i modernizacja miejskiej oczyszczalni ścieków w Sandomierzu"- ETAP II			T/E-04-01
Nazwa rys.:	RZUT PARTERU			
Obiekt:	Faza: Projekt budowlany		Data: 03.2014	Skala: 1:50
Branża:	Funkcja	Imię i nazwisko:	Nr upr:	Podpis:
saniarna	Projektant	mgr inż. Adam Szewiel	PDK/0063/POOS/06	
elektryczna	Projektant	mgr inż. Dariusz Maczka	PDK/0095/POOE/06	