


PROFIL PODŁUŻNY KANALIZACJI SANITARNEJ 1 : 100/500

OBIEKT: BUDOWA SIECI KANALIZACJI SANITARNEJ WRAZ Z KANAŁAMI BOCZNYMI I PRZYŁĄCZAMI  
ADRES BUDOWY: 27-600 SANDOMIERZ, UL. KRĘTA  
INWESTOR: PRZEDSIĘBIORSTWO GOSPODARKI KOMUNALNEJ I MIESZKANIOWEJ SP. Z O.O.  
27-600 SANDOMIERZ UL. PRZEMYSŁOWA 12

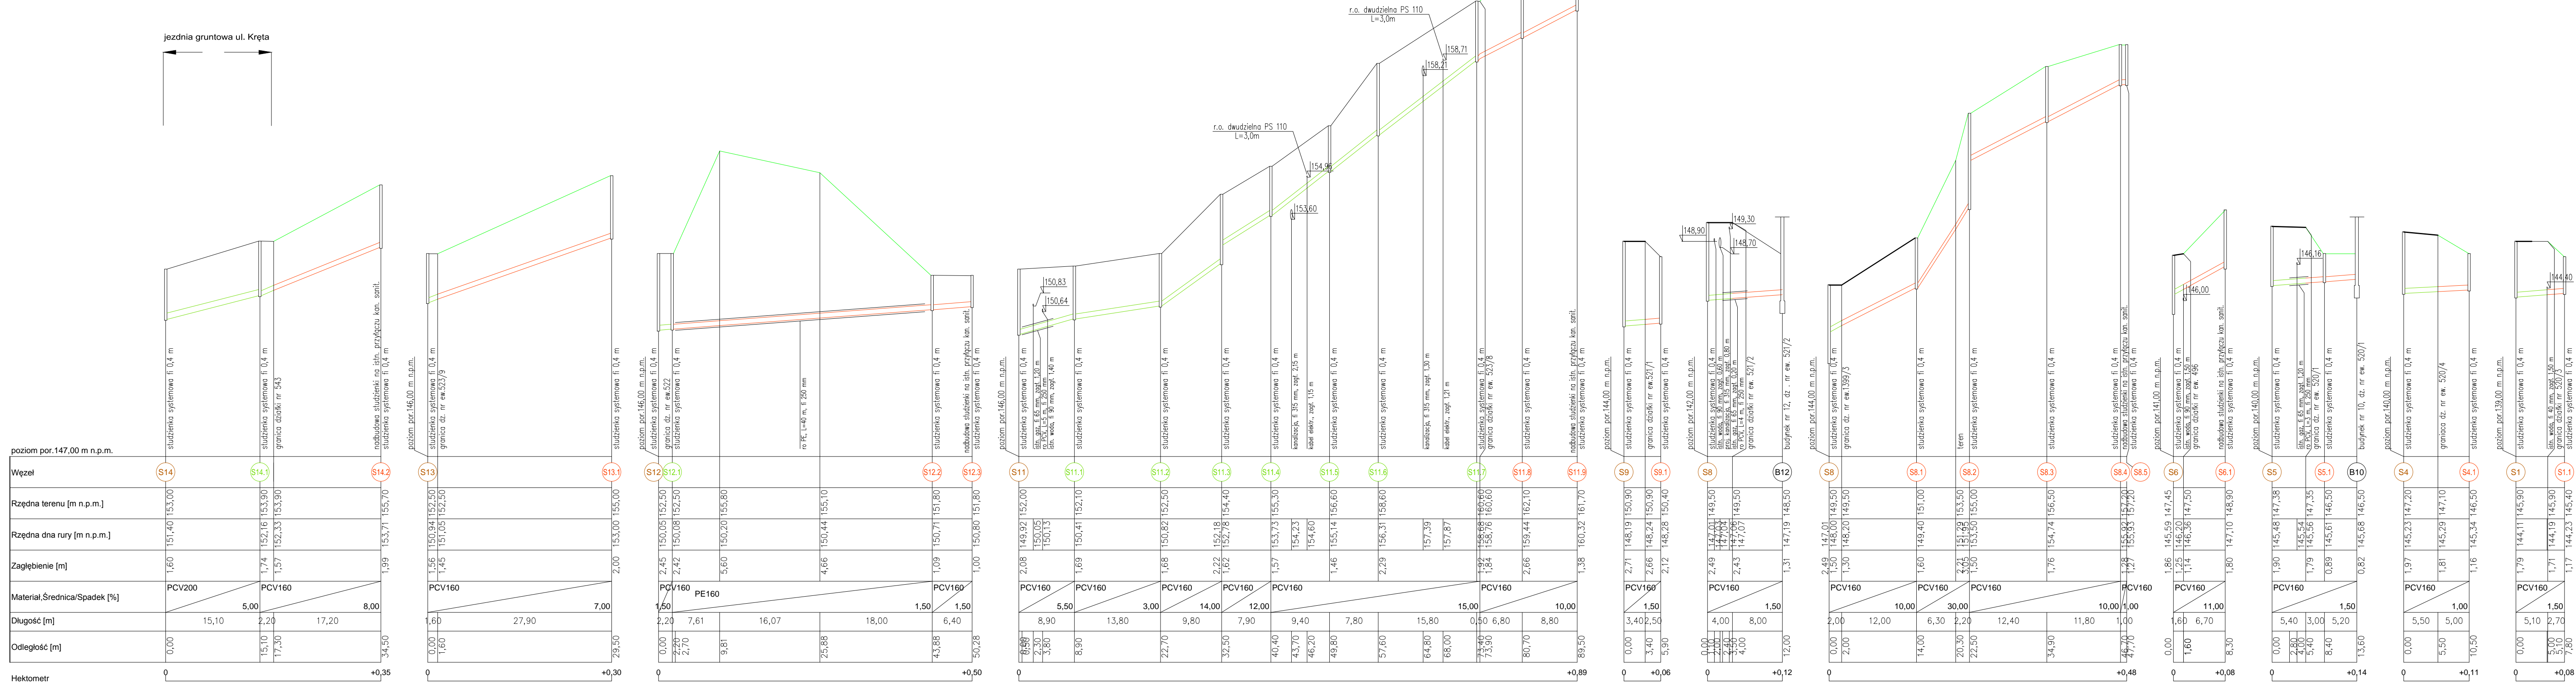

OZNACZENIA:

- Proj. studzienki kanalizacji sanitarnej – KANAŁ GŁÓWNY
- Proj. studzienki kanalizacji sanitarnej – KANAŁ BOCZNY
- Proj. studzienki kanalizacji sanitarnej – PRZYŁĄCZA
- Proj. kanalizacja sanitarna grawitacyjna z PVC – KANAŁ GŁÓWNY
- Proj. kanalizacja sanitarna grawitacyjna z PVC – KANAŁ BOCZNY
- Proj. kanalizacja sanitarna grawitacyjna z PVC – PRZYŁĄCZA

UWAGA:  
Z UWAGI NA ISTANIEJĄCE CIĘKI WODNE ORAZ WYSOKI STAN WODY GRUNTOWEJ PRACE  
ZIEMNE ZALECA SIĘ PROWADZIĆ W OKRESIE SUSZY – LETNIM Z UWZGLĘDNIENIEM  
ODWOĐNIENIA WYKOPU W RAZIE NAPŁYWU WÓD.  
PRZEJŚCIA POD ISTNIEJĄCYMI PRZEPUSTAMI NALEŻY WYKONAĆ TAK ABY ICH USZKODZIĆ  
ZALECZA SIĘ METODA PRZEMIUTU LUB PRZEPUSTU  
PRZED PRZYSTĄPIENIEM DO ROBÓT BUDOWLANYCH NALEŻY SPRAWDZIĆ RZĘDNE TERENU  
ORAZ ISTNIEJĄCEGO UZBROJENIA.  
PRZEWODY UŁOŻONE POWYŻEJ 1,40 m p.p.t. OCIEPLIĆ (np. łupkami poliuretanowymi)

USŁUGI PROJEKTOWE - mgr inż. GRAŻYNA STYPA			
27-600 Sandomierz, ul. T. Kościuszki 6a/7			
BUDOWA SIECI KANALIZACJI SANITARNEJ WRAZ Z KANAŁAMI BOCZNYMI I PRZYŁĄCZAMI W UL. KRĘTEJ W SANDOMIERZU			
INWESTOR	PRZEDSIĘBIORSTWO GOSPODARKI KOMUNALNEJ I MIESZKANIOWEJ SP. Z O.O. 27-600 SANDOMIERZ UL. PRZEMYSŁOWA 12		
RODZ. OPRAĆ.	PROFIL PODŁUŻNY KANALIZACJI SANITARNEJ		Bronża Sanitarna Faza Proj.-bud.
IMIE I NAZWISKO	UPRAWNIENIA	PODPIS	Skala 1 : 100/500
mgr inż. Grażyna STYPA	PDK/0001/POOS/08		Data III 2015r.
inż. Anna MIANOWSKA	PDK/0237/PWOS/12		Nr rys. 4